

Planfeststellungsunterlage
Bayreuth, E.ON Netz GmbH
26.07.07
i.A. [Signature]

LAGEPLAN

110-kV-Leitung Rottersdorf - Sand


Mast Nr. 27 - Mast Nr. 33

Maßstab 1:2500

Dienstbarkeitsflächen

Gemarkung	Gemeinde	Landkreis
Schambach Amselfing	Straßkirchen Alterhofen	Straubing - Bogen Straubing - Bogen

Firma: GSEB GEMMET FÜR ELEKTROTECHNISCHE LEITUNGSBAU SÜD GMBH Technizentrum Abt. Leitungslinien		Formalt: Zugaborgheit	Massstab: 1:2500	Masseinheit: m
Benennung: Mast 27 - Mast 33		Rottersdorf - Sand		
Bezeichnung: 062		Spannungsebene: 110-kV		
Art/Gruppe: D / Lageplan	Datum: 11-05-06	Bearb.: 31.11.2005		
Zustand: 01 / 05	Balken: 06 Bl	Gedr.: 12/2006		
Ident.: 04.05.07	Version: 04.05.07	Egon-Nr.: ZS-L-		

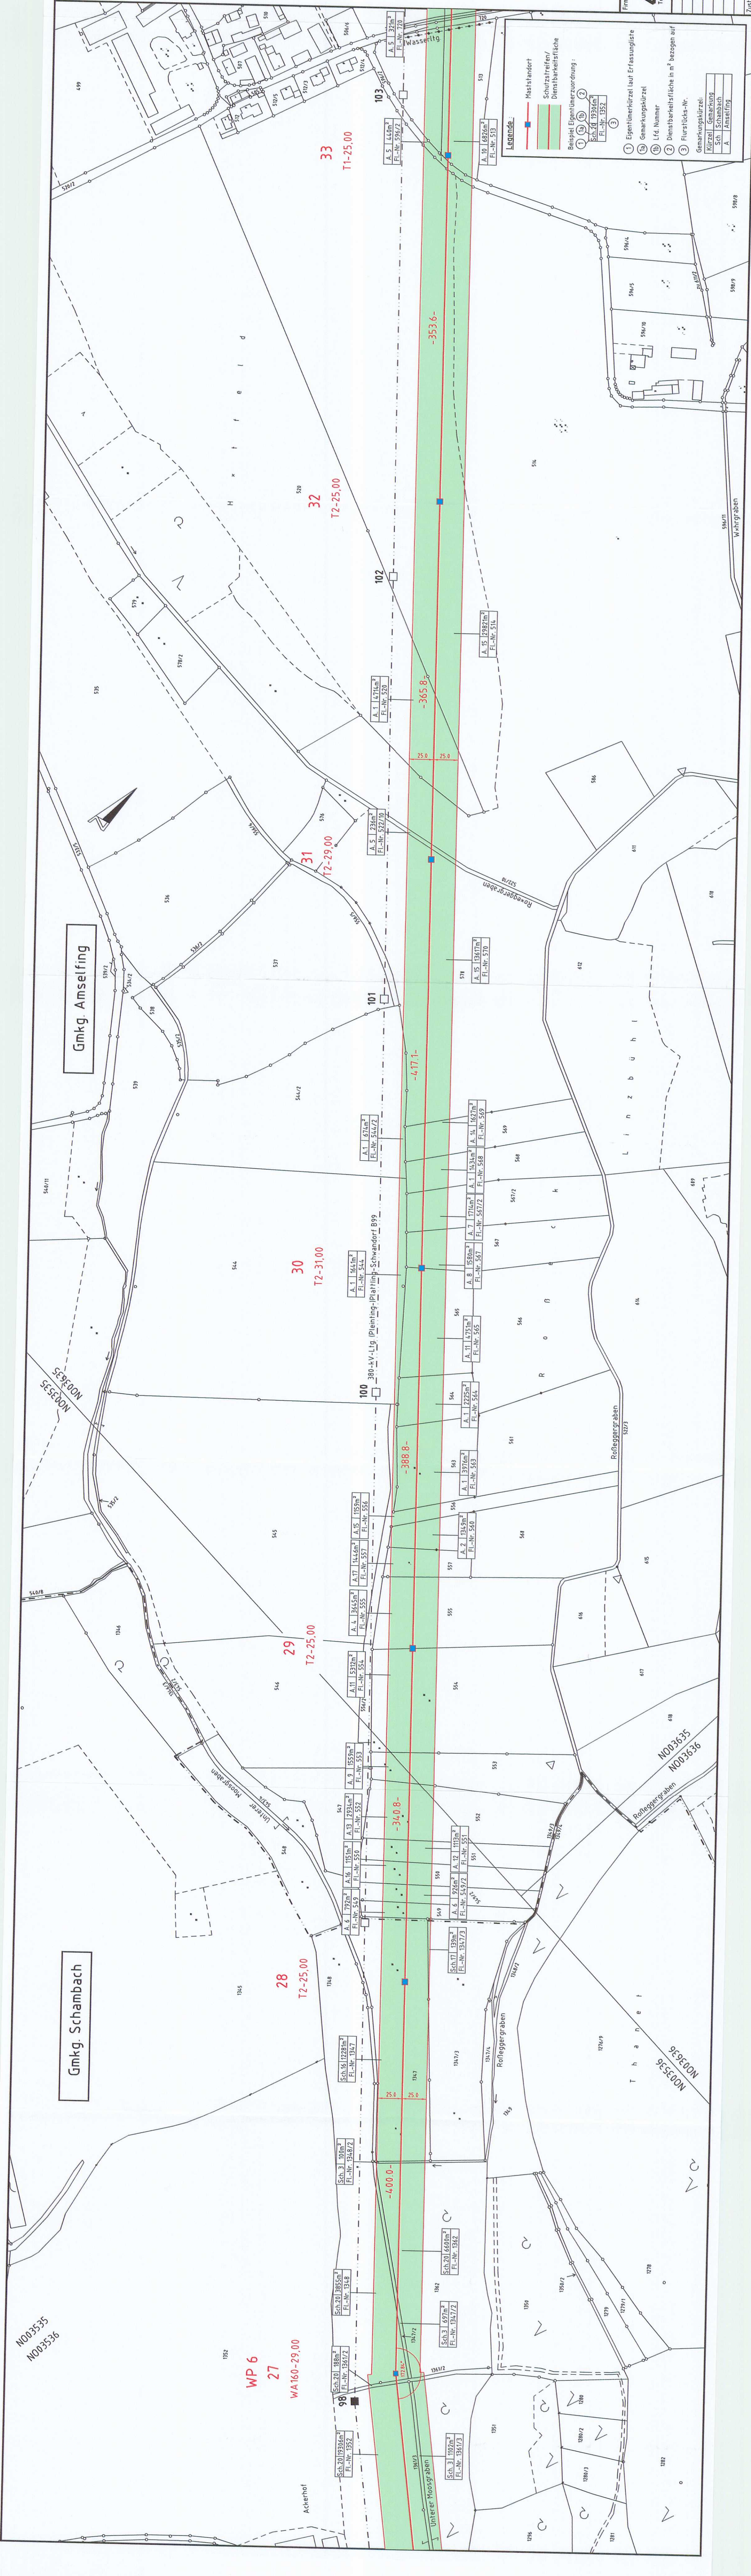

Legende:

- Maststandort
- Schutzstreifen/ Dienstbarkeitsfläche
- Eigenümerkurzel laut Erassungsliste
- Gemarkungskurzel
- Lfd. Nummer
- Dienstbarkeitsfläche in m² bezogen auf Flurstücks-Nr.
- Flurstücks-Nr.

Beispiel Eigenümerzuordnung:

1	Sch. 20	1930.6m²	Fl.-Nr. 1352
2	Sch. 21	1930.6m²	Fl.-Nr. 1352
3	Flurstücks-Nr.		

Gemarkungskurzel:
Gemarkung: Schambach
A: Amselfing