

# Unterlage 9.2




## 380-kV-Anschlussleitung KW Haiming - UW Simbach (Einbindung 110-kV-Ltg. LH-06-W325, E.ON Netz GmbH)

# Lageplan

Mast-Nr. 63 - Mast-Nr. 18

### Legende:

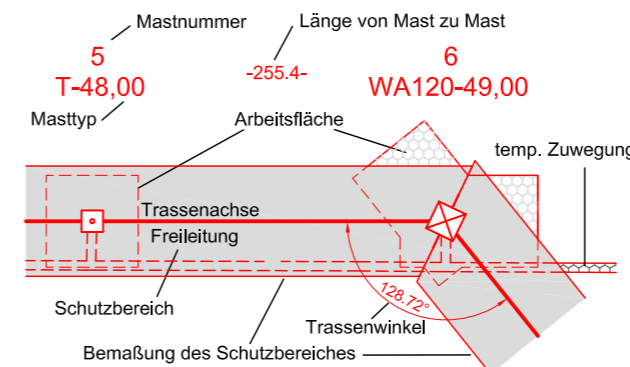

### Grenzen:

1	Bauwerksnummer	Land	— — — —
1	Eigentümer Schlüsselnummer	Kreis	— — — —
5	Grundstücksordnungsnummer	Stadt/Gem.	— — — —
37	Flurstücksnummer	Gemarkung	— — — —
⊗	Abspannmast	Flur	— — — —
□	Tragmast	Flurstück	— — — —
		Flurbereinigung	← — — — →
		Rückbau Hoch- und Mittelsp.-Ltg.	× — — — ×

Vorhabensträgerin: OMV Kraftwerk Haiming GmbH  
Haiminger Straße 1  
D-84489 Burghausen

Generalplaner: **FICHTNER** GmbH & Co. KG  
Sarweystraße 3  
70191 Stuttgart

### Planfeststellungsunterlage

Aufgestellt  
Burghausen, .....

*Reland Vacha*

Firma: **K2E**  
K2 Engineering GmbH

Maßstab: 1:2000  
Einheit: Meter

	Datum	Name
Bearb.	10.04.2012	Vocht
Gepr.	12.04.2012	Flemme
Zustand		Gültig
Org.-Einheit	NAL	-

Zust. Änderung Datum Name Blatt: 8A / 30

Satzungsgemäß ausgelegt in der Zeit  
vom .....  
bis .....

Zeit und Ort der Auslegung sind vor Auslegung ortsüblich bekannt gemacht worden

Gemeinde: .....

Dienstsigel/Unterschrift .....

Planfeststellungsbehörde

Landkreis Altötting

Gemeinde Haiming  
Gemarkung Haiming