

Unterlage 9.3




380-kV-Anschlussleitung KW Haiming - UW Simbach

Sonderlageplan Provisorium

Mast-Nr. 23 - Mast-Nr. 27

Legende:

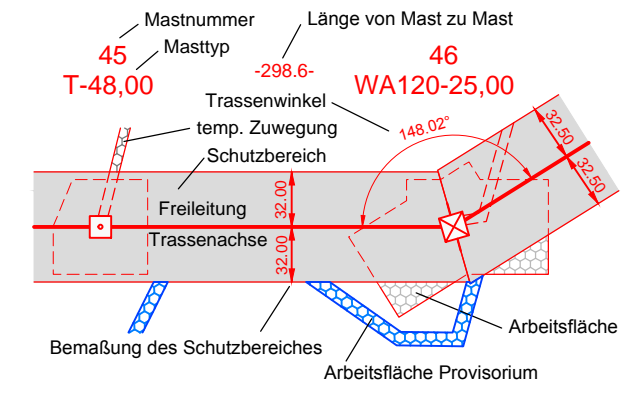

Grenzen:

- Land: [Symbol]
- Kreis: [Symbol]
- Stadt/Gem.: [Symbol]
- Gemarkung: [Symbol]
- Flur: [Symbol]
- Flurstück: [Symbol]
- Flurbereinigung: [Symbol]
- Rückbau Hoch- und Mittelsp.-Ltg.: [Symbol]

- 1 Bauwerksnummer
- 1 Eigentümer Schlüsselnummer
- 5 Grundstücksordnungsnummer
- 37 Flurstücksnummer
- ⊗ Abspannmast
- ⊠ Tragmast

Vorhabensträgerin: **OMV Kraftwerk Haiming GmbH**
 Haiminger Straße 1
 D-84489 Burghausen

Generalplaner: **FICHTNER GmbH & Co. KG**
 Sarweystraße 3
 70191 Stuttgart

Planfeststellungsunterlage

Aufgestellt
 Burghausen, 01.06.2012
Rolands Vack

Satzungsgemäß ausgelegt in der Zeit
 vom bis
 Zeit und Ort der Auslegung sind vor Auslegung ortsüblich bekannt gemacht worden
 Gemeinde:

Firma: **K2E**
 K2 Engineering GmbH

Maßstab: 1:2000
 Einheit: Meter

Datum	Name
Bearb. 10.04.2012	Vocht
Gepr. 12.04.2012	Flemme
Zustand	Gültig
Org.-Einheit NAL	-

Dienstsigel/Unterschrift

Planfeststellungsbehörde

Landkreis Rottal-Inn

Gemeinde Kirchdorf a. Inn
Gemarkung Kirchdorf a. Inn