


38 -327.1- 39
 WA120-25,00 WA120-19,00

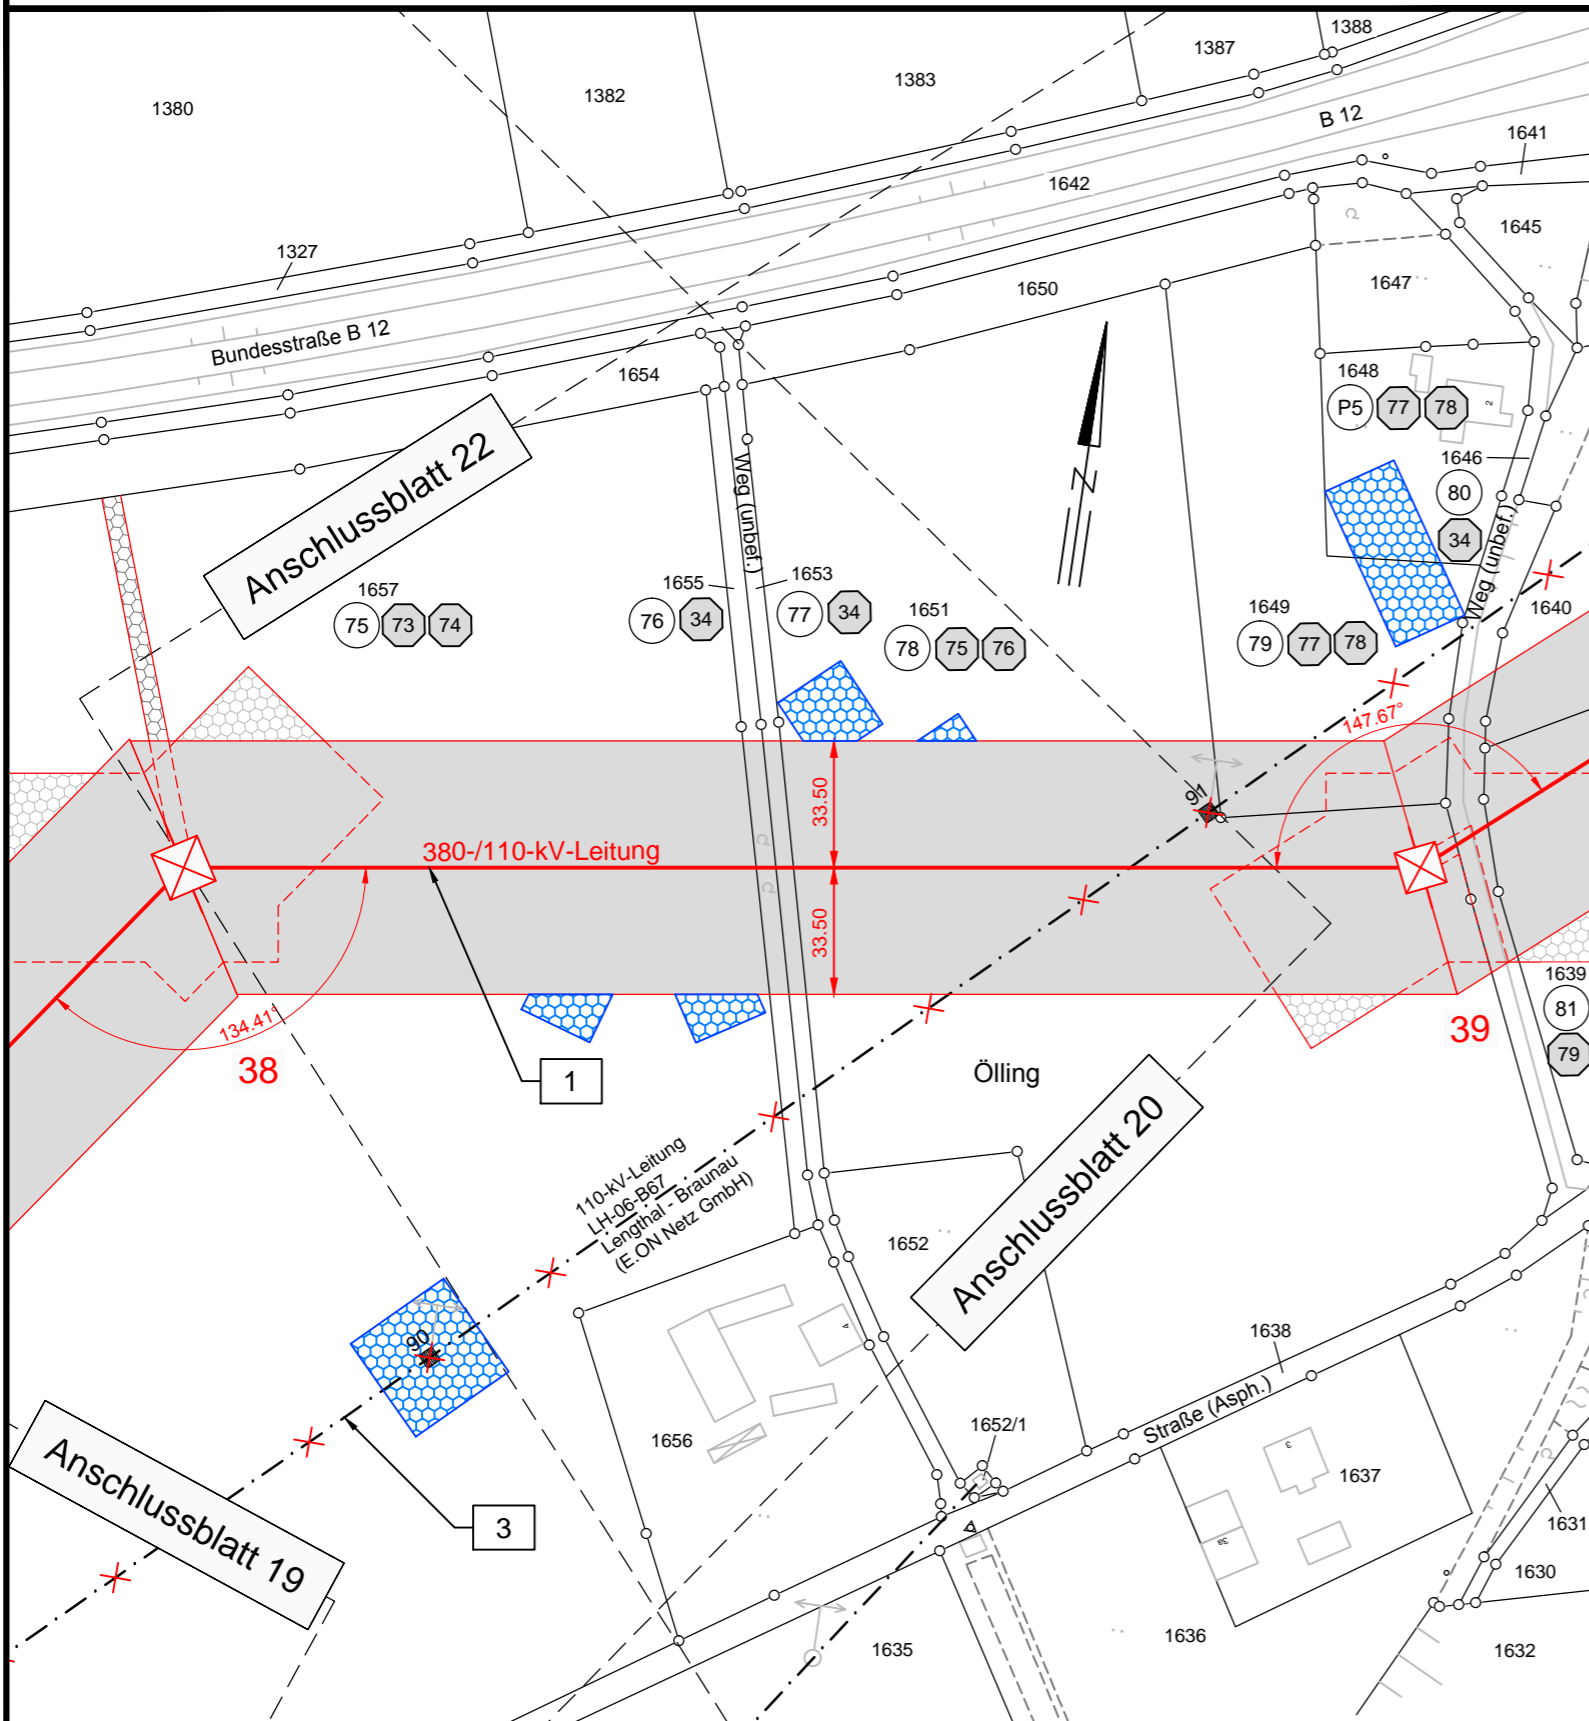

Unterlage 9.3




380-kV-Anschlussleitung KW Haiming - UW Simbach

Sonderlageplan Provisorium

Mast-Nr. 38 - Mast-Nr. 39

Legende:

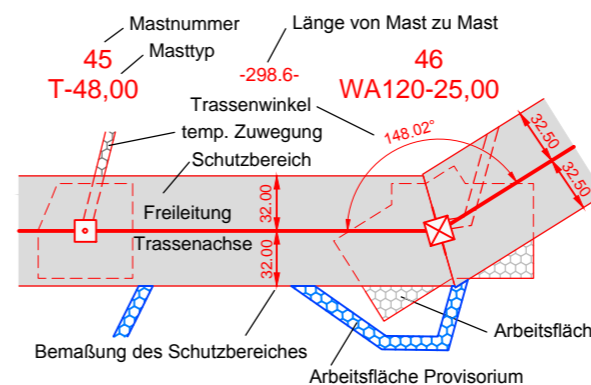

Grenzen:

- | | | | |
|----|----------------------------|----------------------------------|---------|
| 1 | Bauwerksnummer | Land | — — — — |
| 1 | Eigentümer Schlüsselnummer | Kreis | — — — — |
| 5 | Grundstücksordnungsnummer | Stadt/Gem. | — — — — |
| 37 | Flurstücksnummer | Gemarkung | — — — — |
| ⊗ | Abspannmast | Flur | — — — — |
| ⊙ | Tragmast | Flurstück | — — — — |
| | | Flurbereinigung | — — — — |
| | | Rückbau Hoch- und Mittelsp.-Ltg. | — — — — |

Vorhabensträgerin: **OMV** Kraftwerk Haiming GmbH
 Haiminger Straße 1
 D-84489 Burghausen

Generalplaner: **FICHTNER** GmbH & Co. KG
 Sarweystraße 3
 70191 Stuttgart

Planfeststellungsunterlage

Aufgestellt Burghausen, 01.06.2012

Roland Vacha

Satzungsgemäß ausgelegt in der Zeit vom bis
 Zeit und Ort der Auslegung sind vor Auslegung ortsüblich bekannt gemacht worden
 Gemeinde:

Firma **K2E**
 K2 Engineering GmbH
 Maßstab: 1:2000
 Einheit: Meter

Datum	Name
Bearb. 10.04.2012	Vocht
Gepr. 12.04.2012	Flemme
Zustand	Gültig
Org.-Einheit NAL	-

Dienstsiegel/Unterschrift

Planfeststellungsbehörde

Landkreis Rottal-Inn **Gemeinde Kirchdorf a.Inn**
 Gemarkung Kirchdorf a.Inn