

Unterlage 9.3




380-kV-Anschlussleitung KW Haiming - UW Simbach

Sonderlageplan Provisorium

Mast-Nr. 39 - Mast-Nr. 41

Legende:

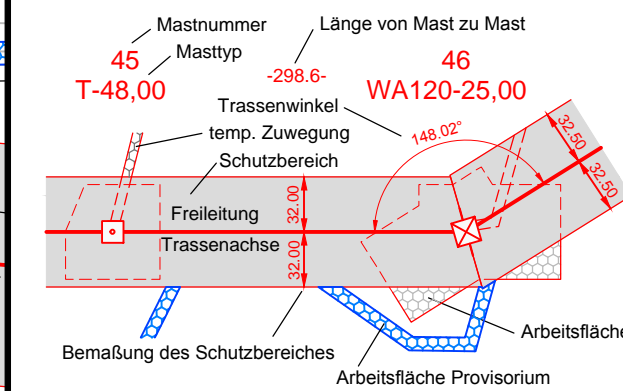

Grenzen:

- Land: [Symbol]
 - Kreis: [Symbol]
 - Stadt/Gem.: [Symbol]
 - Gemarkung: [Symbol]
 - Flur: [Symbol]
 - Flurstück: [Symbol]
 - Flurbereinigung: [Symbol]
 - Rückbau Hoch- und Mittelsp.-Ltg.: [Symbol]
- 1 Bauwerksnummer
 - 1 Eigentümer Schlüsselnummer
 - 1 Grundstücksordnungsnummer
 - 37 Flurstücksnummer
 - ⊗ Abspannmast
 - ⊕ Tragmast

Vorhabensträgerin: **OMV Kraftwerk Haiming GmbH**
Haiminger Straße 1
D-84489 Burghausen

Generalplaner: **FICHTNER GmbH & Co. KG**
Sarweystraße 3
70191 Stuttgart

Planfeststellungsunterlage

Aufgestellt
Burghausen, 01.06.2012

Roland Vocht

Firma: **K2E**
K2 Engineering GmbH

Maßstab: 1:2000
Einheit: Meter

Datum	Name
Bearb. 10.04.2012	Vocht
Gepr. 12.04.2012	Flemme
Zustand	Gültig
Org.-Einheit NAL	-

Landkreis Rottal-Inn

Gemeinde Kirchdorf a.Inn
Gemarkung Kirchdorf a.Inn