


Legende

Legendeninhalte siehe Legendenblatt 0/14



Übersichtslageplan der Blattschnitte

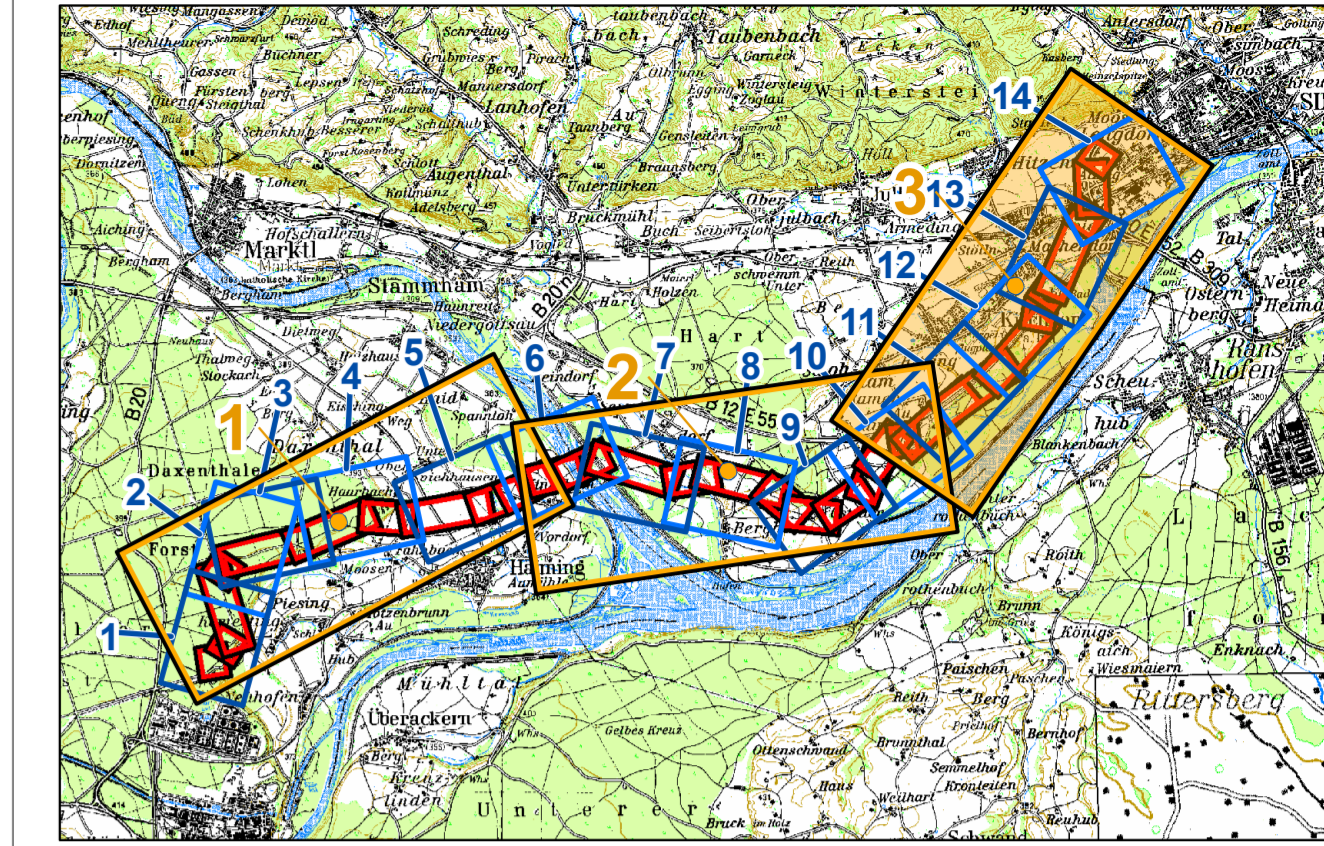

Quelle: Topokarte 1:100.000, Bayerische Vermessungsverwaltung
 EP 00 = Übersichtsblattnummer, Maßstab 1:5.000 Eger & Partner
 EP 00 = Blattschnittnummer Maßstab 1:2.000 Eger & Partner
 TP 00-01 = Beinhaltende Blattschnittnummern der technischen Planung Maßstab 1:2.000 (vollständig und/oder angeschnitten) in den Blattschnitten von Eger & Partner

EP 1 = TP 1-4	EP 8 = TP 13-16
EP 2 = TP 3-7	EP 9 = TP 15-20
EP 3 = TP 4-7	EP 10 = TP 19-23
EP 4 = TP 6-8	EP 11 = TP 21-24
EP 5 = TP 7-10	EP 12 = TP 23-27
EP 6 = TP 9-13	EP 13 = TP 24-29
EP 7 = TP 11-15	EP 14 = TP 27-30

Unterlage Nr. 13.2.1



380-KV-Anschlussleitung
 KW Haiming - UW Simbach

Landschaftspflegerischer
 Begleitplan

Bestandsplan - Übersicht

1:5.000 Blatt 3 / 3

Vorhabensträger: OMV Kraftwerk Haiming GmbH
 Haiminger Straße 1
 D-84489 Burghausen

Generalplaner: FICHTNER GMBH & Co. KG
 Sarveystraße 3,
 70191 Stuttgart

Planfeststellungsunterlage

Aufgestellt Burghausen, 01.06.2012

Reinhold Vack

Firma: EGER & PARTNER Australie 35 86153 Augsburg	Maßstab: 1:5000	Einheit: Meter
	Datum: 14.05.2012	Name: Kötner
	Gepr.: 14.05.2012	Name: Dingler
	Zustand: Org.-Einheit NAL	
Zust.	Änderung	Datum
		Name
		Blatt: 3/3