
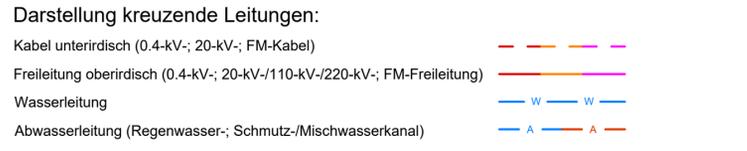
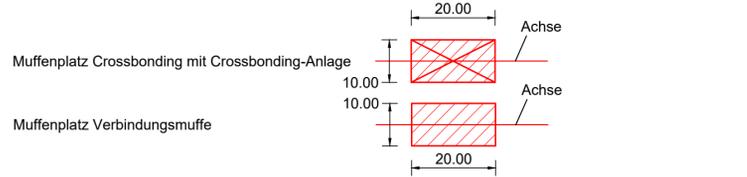


Legende


1 Laufende Nummer Grunderwerbsverzeichnis

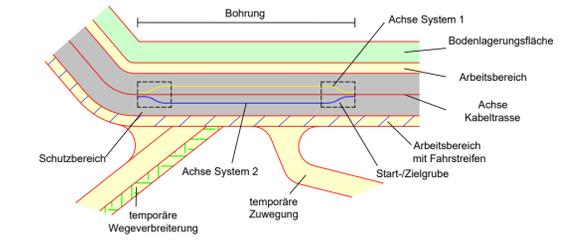

LAGEPLAN

Übersicht der Grunderwerb 110-kV-Kabelleitung Anschluss Tann Ltg.-Nr. LH-08-O58/1 und O58/2 UW Tann - Ltg. O58

Maßstab 1:1000

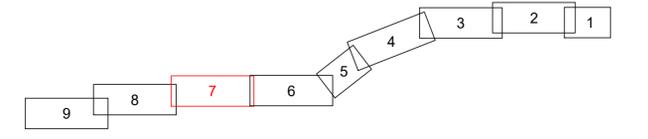

Grenzen :

Land	Reg. Bez.	Kreis	Stadt/Gem.	Gemarkung	Flur	Flurstück
Land	Reg. Bez.	Kreis	Stadt/Gem.	Gemarkung	Flur	Flurstück

Geobasisdaten © Bayerische Vermessungsverwaltung 2017

Planfeststellungsunterlage

Aufgestellt : 31.10.2019
 Bayreuth
 Bayernwerk Netz GmbH
 i.V. *H. SCH* i.A. *S. HORN*

Salzungsgemäß ausgelegen in der Zeit vom ... bis ...
 Zeit und Ort der Auslegung sind vor Auslegung ortsüblich bekannt gemacht worden
 Gemeinde:

Mafßstab		Einheit	
Länge=1:1000		Meter	
Bearb.	18.10.2019	Ehertz	
Gepr.	18.10.2019	Obermeier	
Norm			
SPIE SAG GmbH			
bayerwerk			
A	Verf. Arbeitsb.	16.04.21	Eh
Zust.	Änderung	Datum	Name
			Urspr.

Dienstsigel/Unterschrift

Planfeststellungsbehörde

Landkreis Rottal-Inn
 Gemeinde Reut
 Gmkg. Rändling